


**KRATOWNICA K2**  
**SKALA 1:20**  
**WYKONANIE 3 SZTUKI**

KONSTRUKCJA STALOWA  
STAL S235JR (St3SX)  
ŚRUBY KLASY 8.8  
Elektrody zlecone EB 1.50

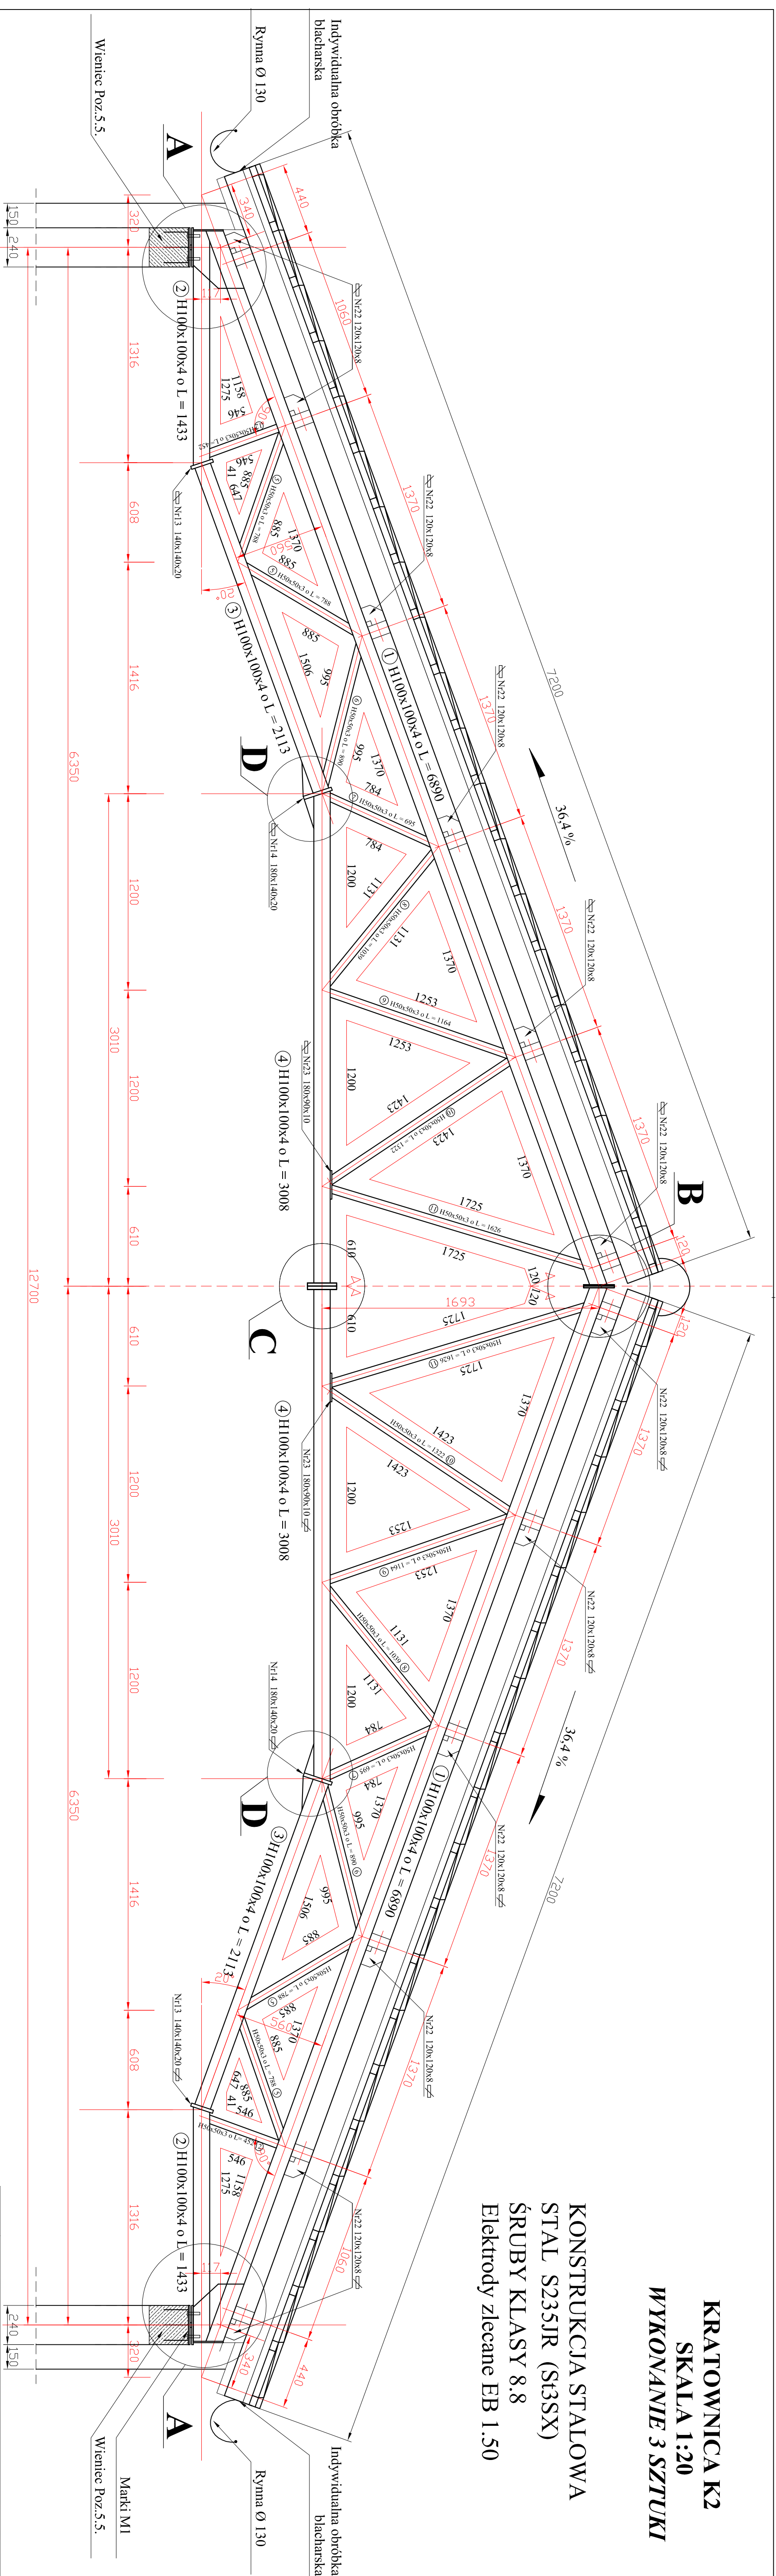

<p>(Znak) i adres  <b>Budowa wentylacji strzyżaków wraz ze światłami w Książczaku, działka nr 280/5,  miejscowość Książki, gmina Książki, obszar Książki.</b></p>			
<p><b>ul. Bankowa 4, 87-222 Książki</b></p>			
<p><b>Gmina Książki</b></p>			
<p><b>Katowice 82</b></p>			
Temat	Tabela	Strona	Nr protokołu
Przebieg realizacji zadania	rozprawa na R. Książki, Rozprawa w sprawie K. P. 127/PW.05.09		
Wartość kosztorysu	12 2020	120	46
<p>Sprawozdanie  techn. biuro Techna  upr nr BP-RN-V60/TO81</p>			