


RZUT PIĘTRA NR III  
SKALA 1:100

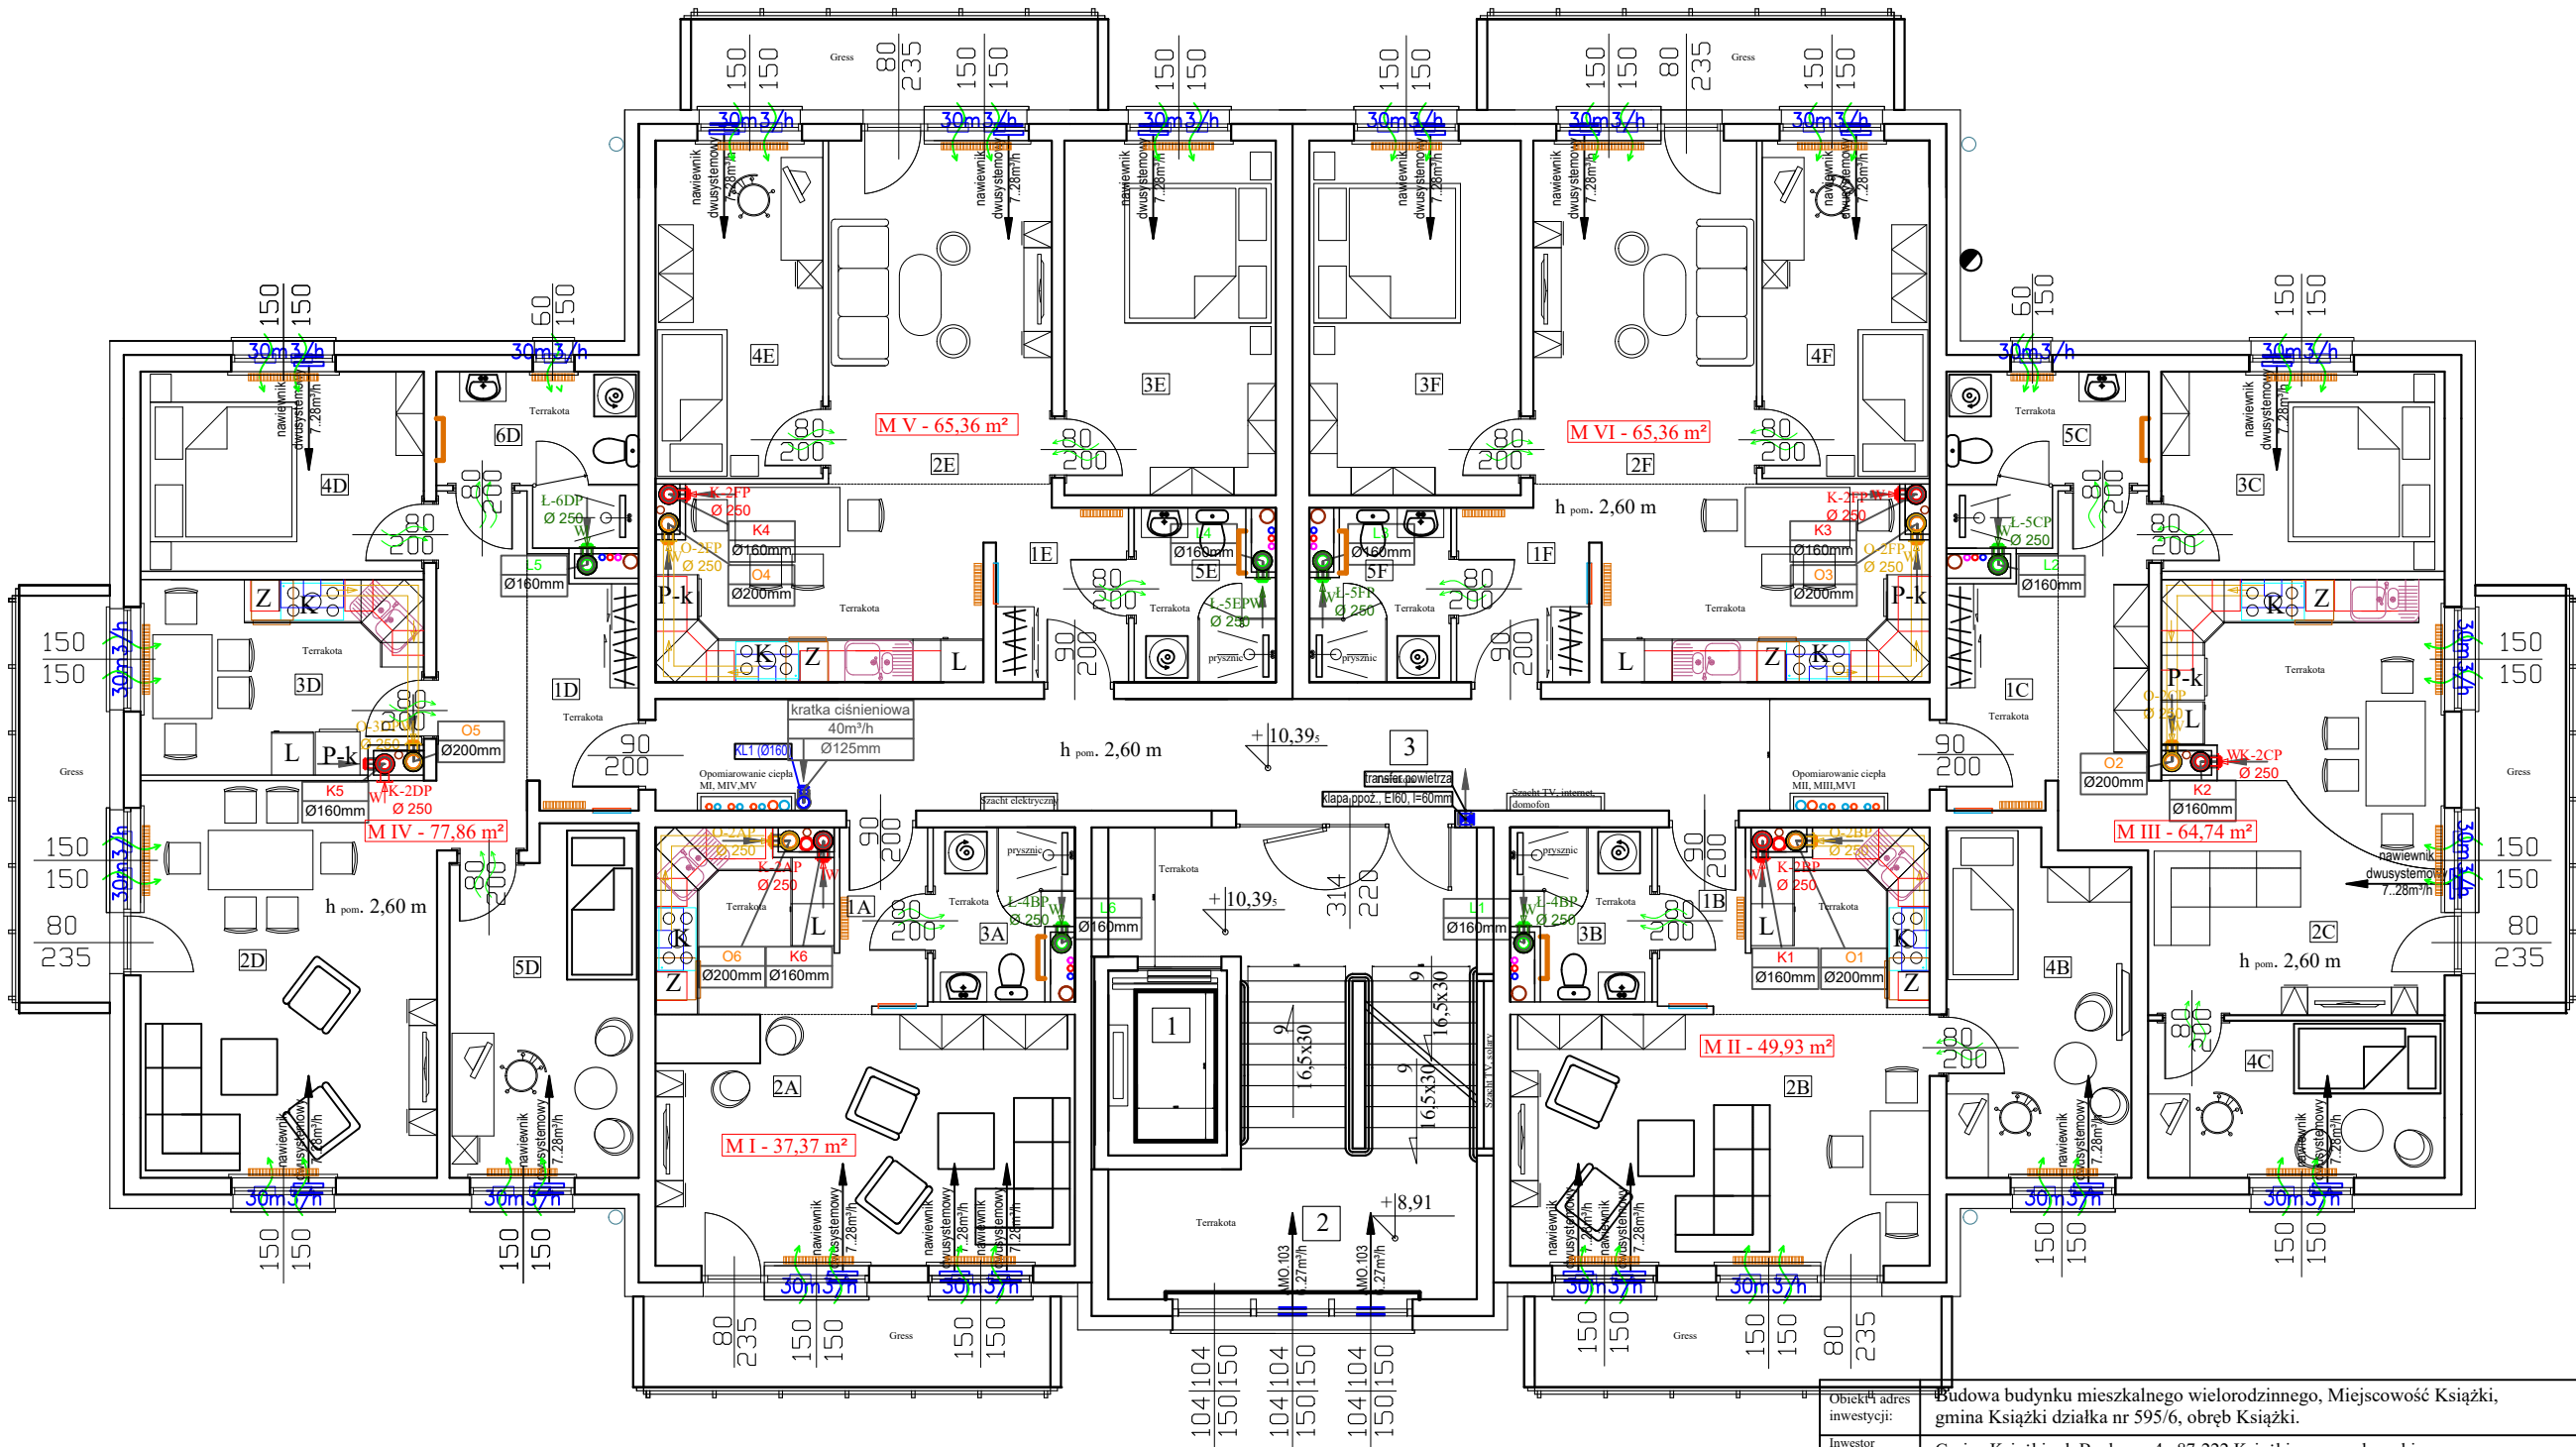

Obiekt i adres inwestycji:	Budowa budynku mieszkalnego wielorodzinnego, Miejscowość Książki, gmina Książki działka nr 595/6, obręb Książki.			
Inwestor i adres:	Gmina Książki ul. Bankowa 4 87-222 Książki pow. wąbrzeski			
Treść rysunku:	RZUT 3 PIĘTRA - INSTALACJA WENTYLACJI			
Projektant instalacji san.:	mgr inż. Anna Ambroziak-Nadolska upr. nr KUP/0059/POOS/07	Data:	Skala:	Nr rys.:
Sprawdzający instalacji san.:	mgr inż. Leszek Kruszyk upr. nr KUP/0150/POOS/09	03.2021r.	1:100	W5